

	Quadro Elettrico		Lampada a sospensione tipo Line - sospeso orizzontale, Genuit
	Avanquadro		Faretto su binario tipo Light Dot 100 TJ, Genuit
	Cassetta di derivazione		Lampada da parete tipo Line Parallel, Genuit
	Interruttore semplice		Luce di emergenza
	Interruttore deviato		Lampada da parete tipo Ola 330, Lombardo
	Punto presa unel		Lampada da esterno a parete (emissione singola) tipo Look, Simes
	Punto presa dati		Spot da esterno per installazione su stelo tipo Clock 120, Goccia illuminazione
	Punto presa TV		Spot da esterno per installazione a pavimento tipo Clock 80, Goccia illuminazione

 Tubo in pvc 32 mm per scarico condensa

— Tubazione in plastica con diametro 200 mm con griglia rigida esterna (foro scarico aria calda)

— Tubazione in plastica con diametro 200 mm con griglia rigida esterna (foro scarico aria fredda)




LAVORI DI ADEGUAMENTO E ALLESTIMENTO DEI LOCALI DELLA CASA PADRE SOLINAS DESTINATA AD OSPITARE LA CASA RICAMO DI OLIENA

REV. -	TAV. PROGETTO DI FATTIBILITA' TECNICA ED ECONOMICA	
DATA Marzo 2026	G.01 PLANIMETRIE IMPIANTI	
SCALA 1:100		
STAZIONE APPALTANTE Comune di Orosei SINDACO Sebastiano Antioco Congiu RESPONSABILE UNICO DEL PROCEDIMENTO Geom. Giovanni Tedde	PROGETTISTI lerua Studio Associato di Architettura LERUA	GRUPPO DI LAVORO Arch. Fabiana Ledda Arch. Paolo Russo Dott.ssa Arch. Elena Scano Arch. Valentina Mele Arch. Roberto Ibba



 Pianta Piano Terra - Scala 1:100

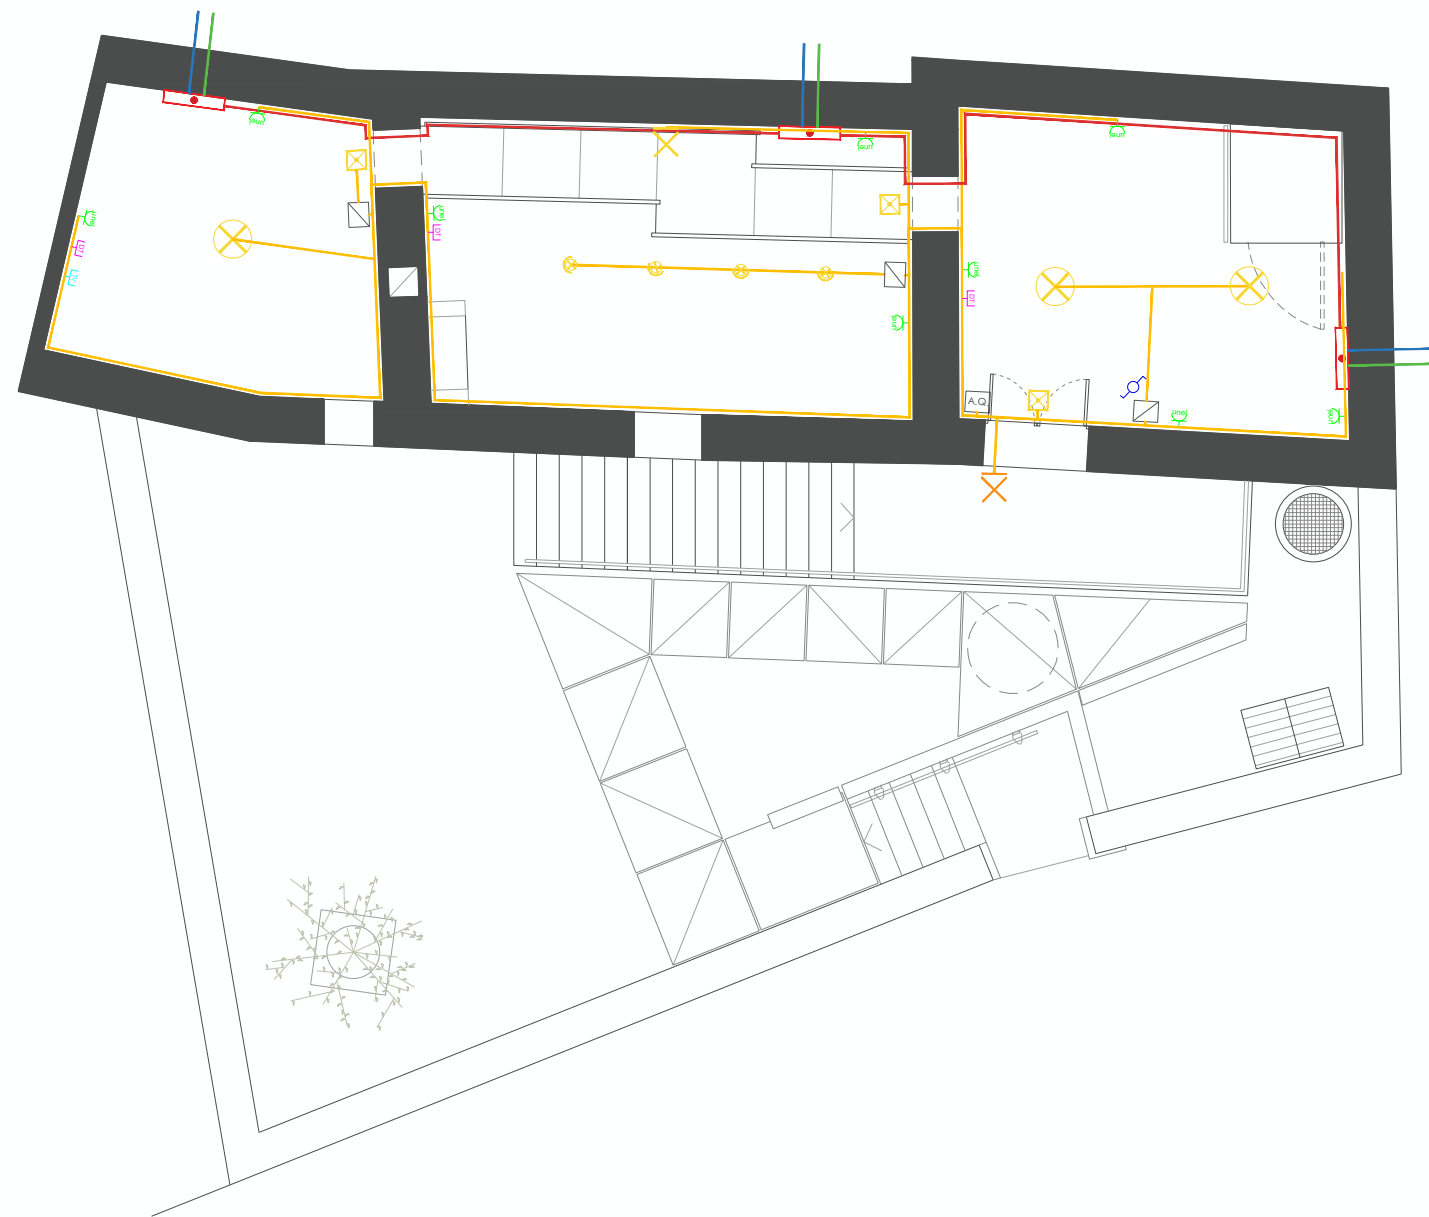

 Pianta Piano Primo - Scala 1:100